




CONSORCIO "EL ALGARROBO"
 Lushing Stating Zurita Chung
 REPRESENTANTES COMUNI
 DNL 47502595

Jose Franklin Talledo Cereñas
 INGENIERO CIVIL
 CIP 52167

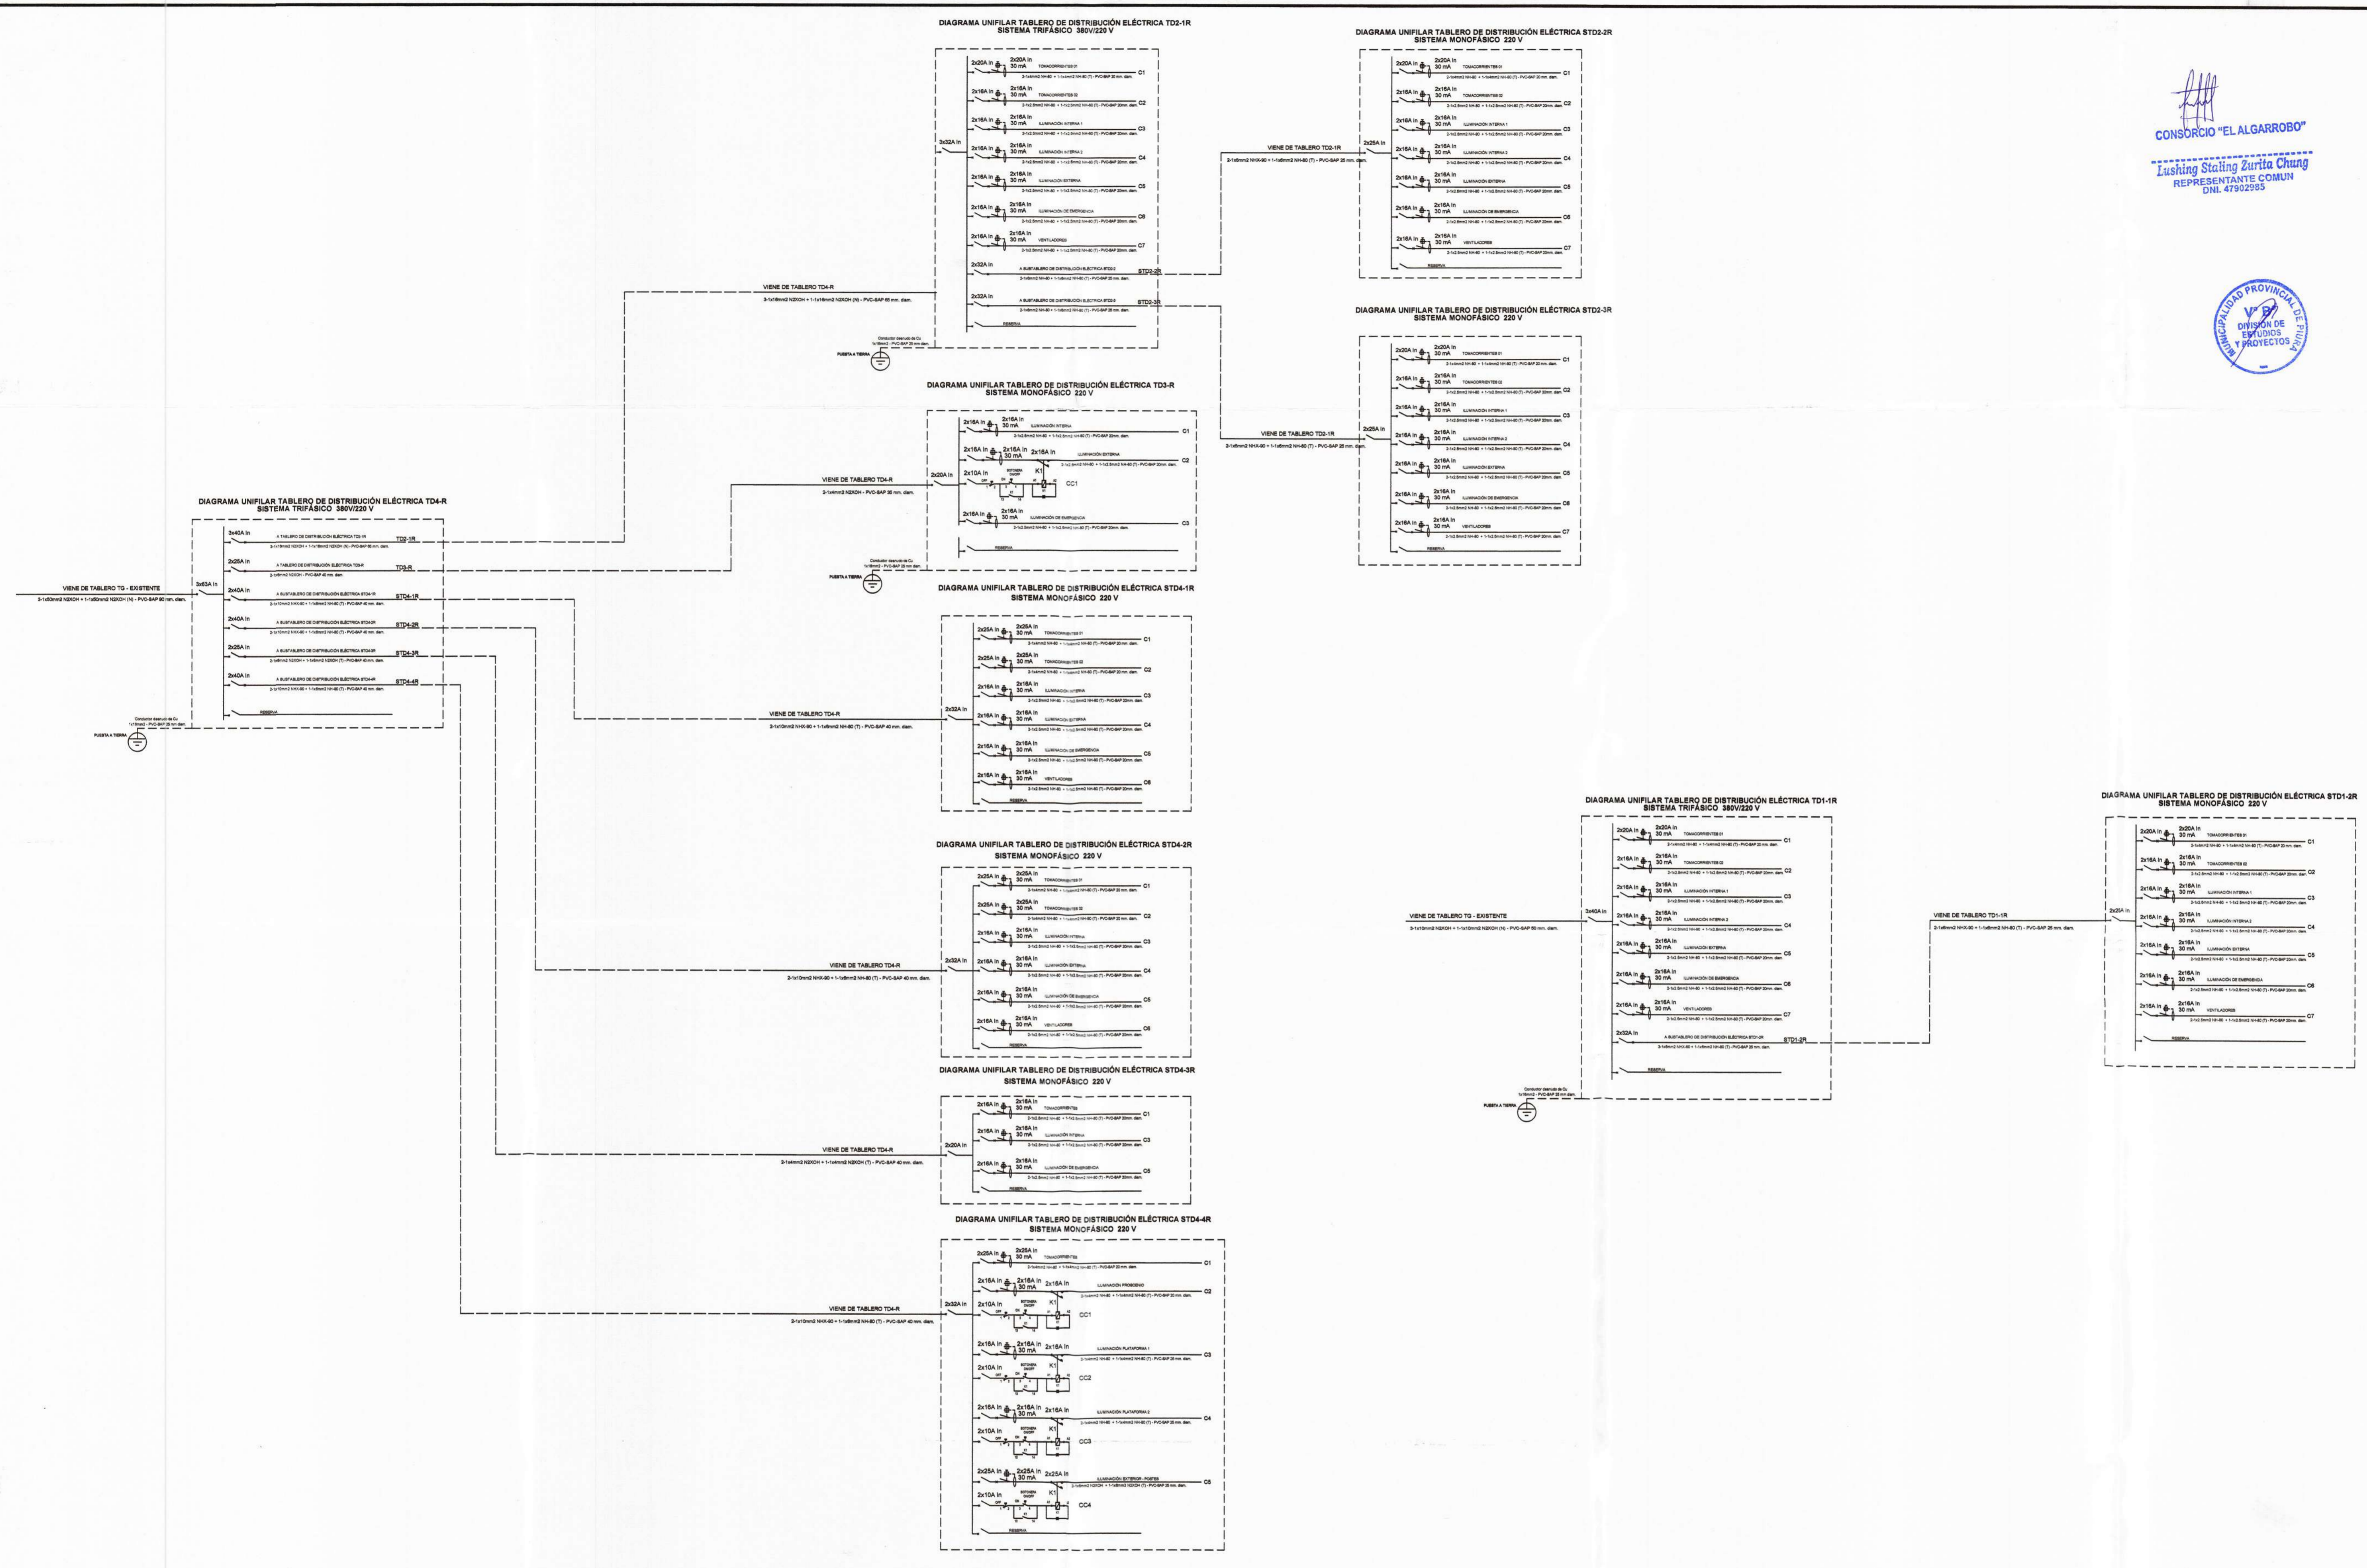

PROYECTO :
 ELABORACIÓN DE 03 EXPEDIENTES
 TÉCNICOS DE INSTITUCIONES
 EDUCATIVAS, DISTRITO DE
 PIURA-PROVINCIA DE PIURA-PIURA

COMPONENTE 01:
 REHABILITACIÓN DEL LOCAL DE LA
 INSTITUCIÓN EDUCATIVA LOS
 ALGARROBOS-DISTRITO
 PIURA-PROVINCIA PIURA-REGIÓN PIURA

UBICACION:
 DEPARTAMENTO: PIURA
 PROVINCIA: PIURA
 DISTRITO: PIURA
 SECTOR: LOS ALGARROBOS VI ETAPA

CONSULTOR:
 CONSORCIO
 EL ALGARROBO

ESPECIALIDAD:
INSTALACIONES ELÉCTRICAS

PLANO:
**DIAGRAMAS UNIFILARES TABLEROS
 ELECTRICOS NUEVOS PROYECTADOS**

DIBUJO: XIN-VILL ESCALA: 1/100 FECHA: JULIO 2019

EQUIPO DE DISEÑO:
 ING. MECÁNICO ELÉCTRICO
 PEDRO M. ANASTACIO ALAMA
 CIP: 60752

JEFE DE PROYECTO:
 ING. JOSE TALLEDO CEREÑAS

REVISADO:

APROBADO:

OBSERVACIONES	FECHA

LAMINA:
**COMPONENTE 01
 INSTALACIONES ELECTRICAS**

II.EE-04